


A DO CELÓW PROJEKTOWYCH nówek ul. Polna dz. 67/9, 67/10	
nie pracy geodezyjnej	PODGIK.66-10.1723.2016
identyfikator	140501_1
nazwa	140501_1.0028 0028 06-07
skala	1:500
numeracja	numeracyjna
prostopadłych płaskich	PL 2000
wysokości	K-86
zarys aktualizacji	
o służebnościach gruntowych	wykonano bez
o gospodarowaniu gruntów	ustalenia obciążeń
o działach projektowanej inwestycji	
o planie użytku gruntowego, który	brak
o danych ewidencji gruntów i	

Wszystkie dane w terenie innych nie wykazanych na niniejszej mapie nie zgłoszonych do inwentaryzacji

ONEIT
GEODETYKA, UPRAWNIENI
GEODEZYJNE
GAJEWSKI
mgr inż. Marcin Biernat
nr upr. 21093

Prusa 35c lok. 425
1. (22) 759-53-04
fo@geonet.waw.p

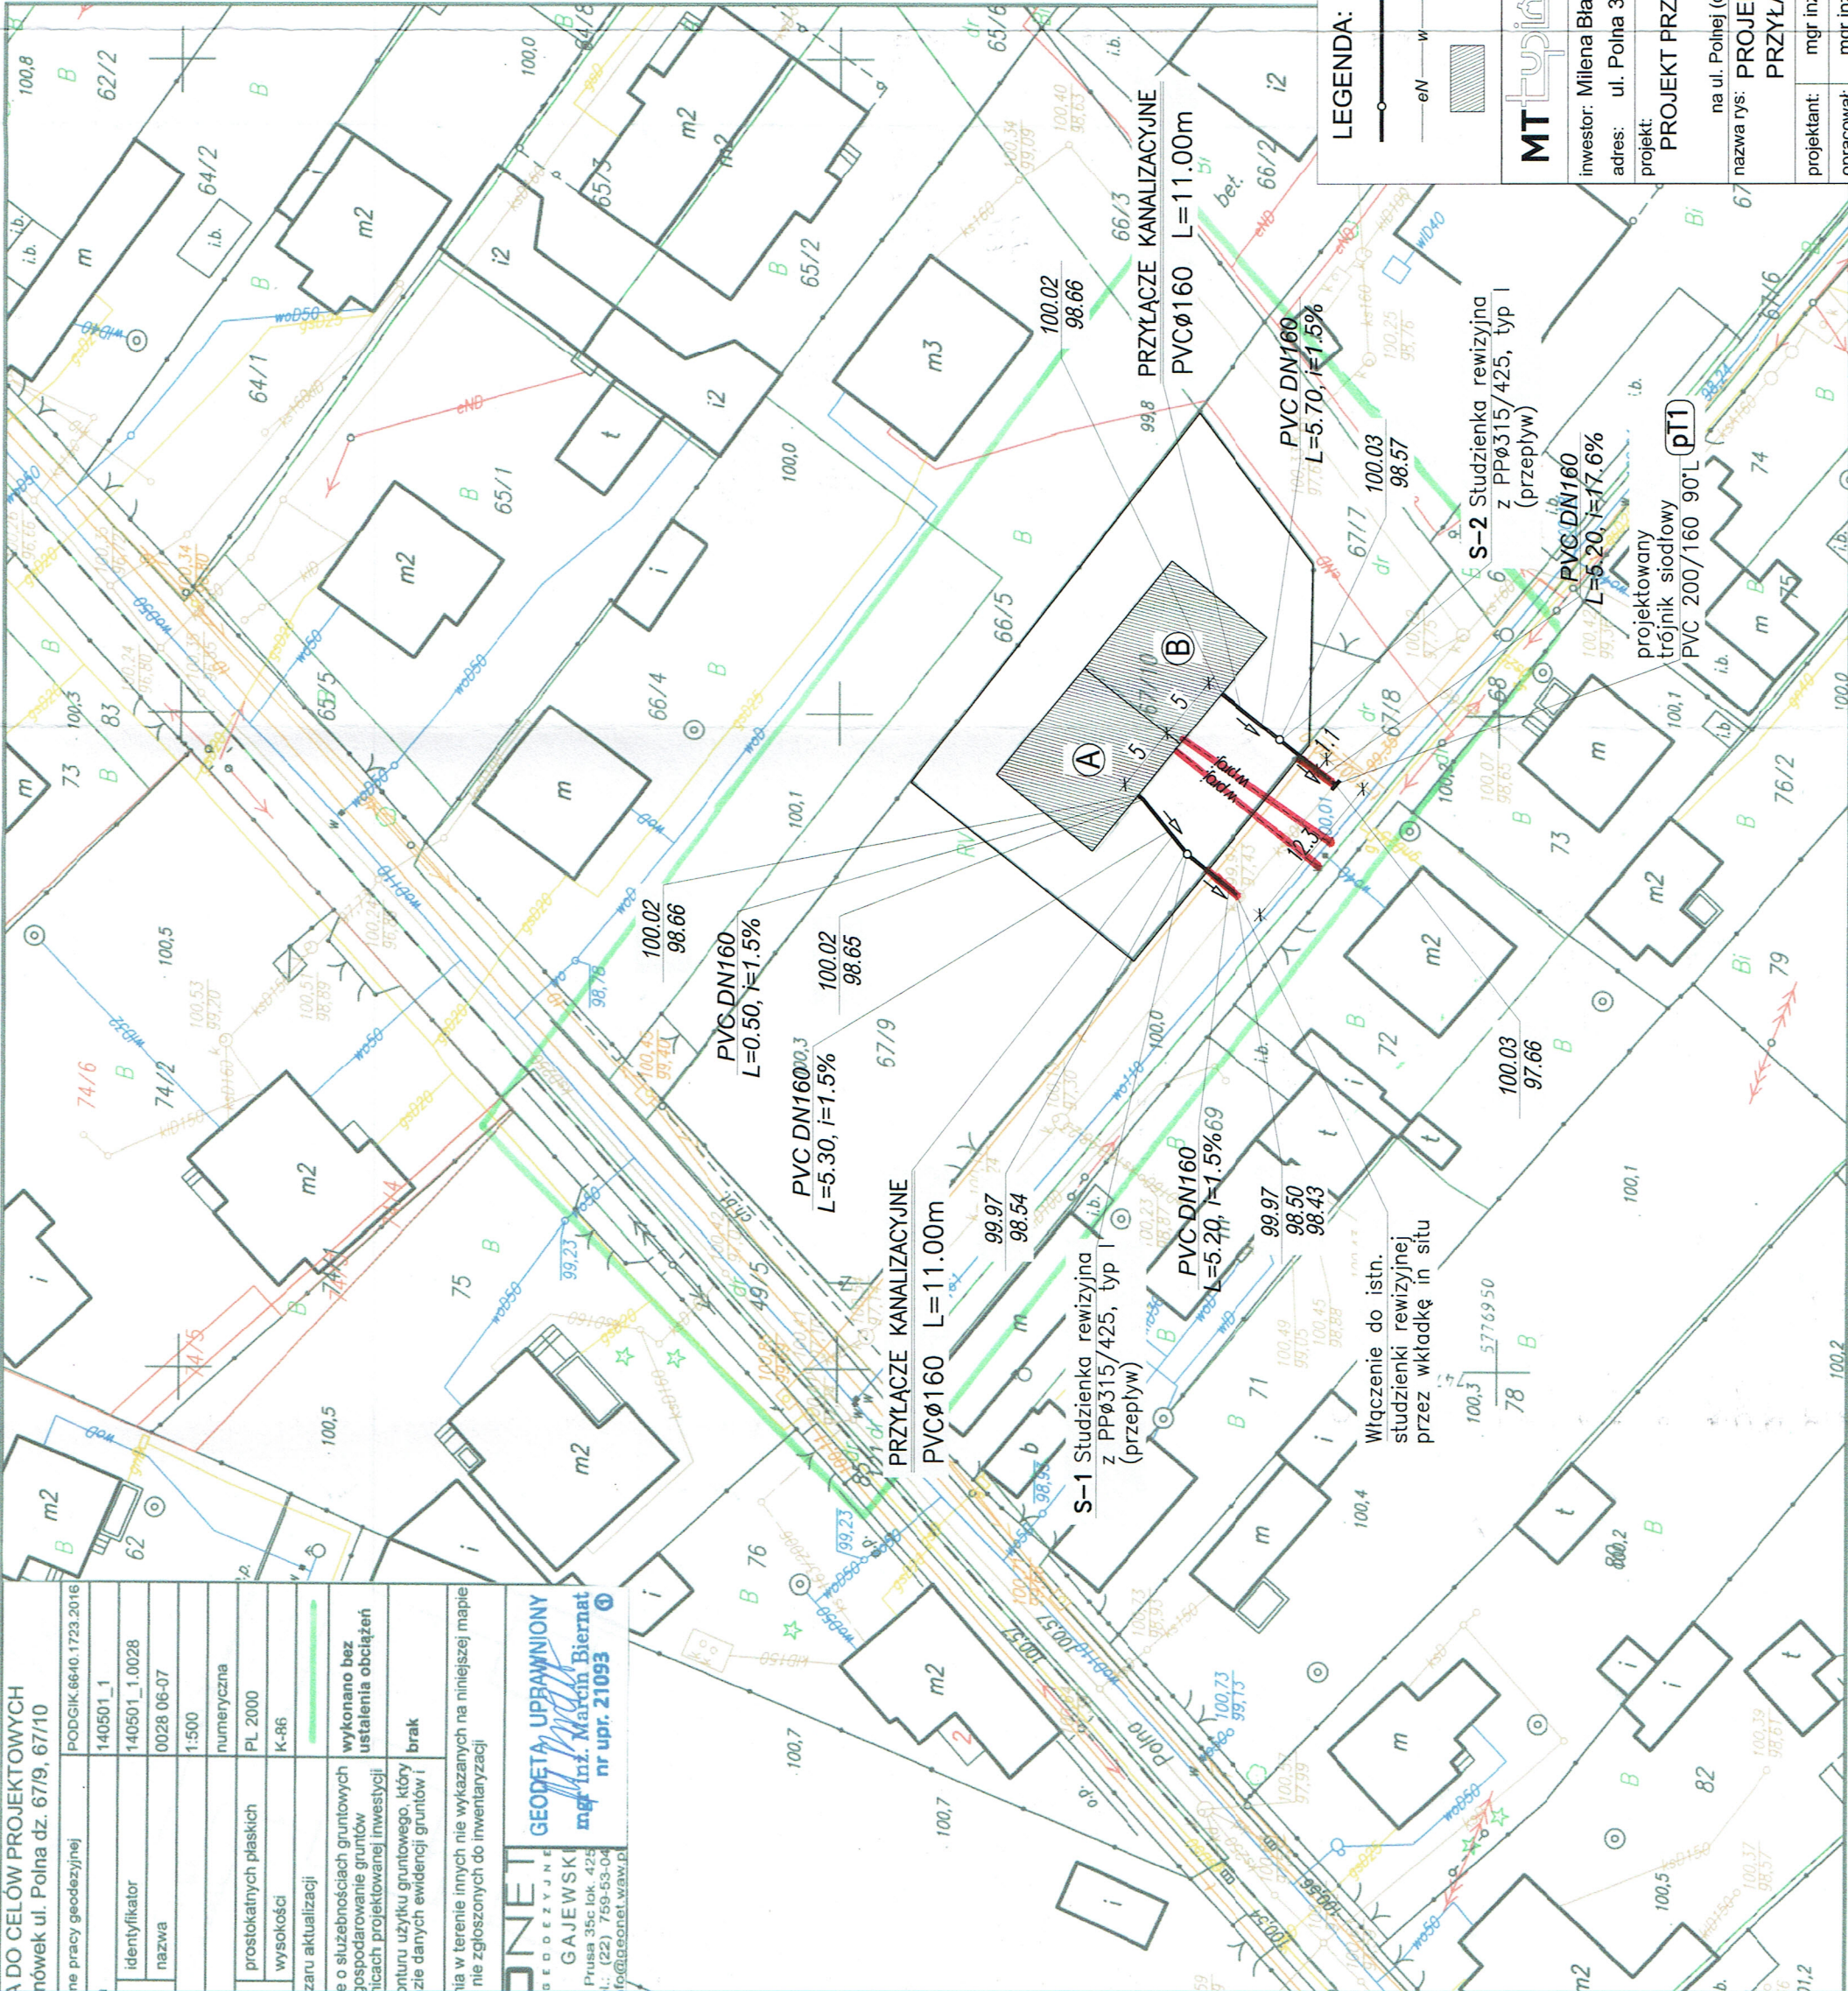

STAROSTA GRODZIŃSKI
Powiatowy Ośrodek Dokumentacji Geodezyjnej i Kartograficznej w Grodzisku Mazowieckim

Podpisana jest niniejszy dokument został opracowany w wyniku prac geodezyjnych i kartograficznych, których rezultaty zawiera operat techniczny wpisany do ewidencji materiałów państwowego zasobu geodezyjnego i kartograf. Identyfikator ewidencji: P.1405.2016.0216

operatu technicznego: P.1405.2016.0216

Data wpisania operatu technicznego do ewidencji materiałów zasobu 13.CZE.2016

Osoba reprezentująca organ (imię, nazwisko i podpis)

z up. Starosta
Krzysztof
Powiatowego Ośrodka Dokumentacji Geodezyjnej i Kartograficznej
inż. Szymbon Filipczyk

MILANOWSKIE PRZEDSIĘBIORSTWO
WODOCIĄGÓW i KANALIZACJI Sp.z o.o.
05-822 Milanówek, ul. Spacerowa 4
KRS: 0000407126
NIP: 5291799044, REG: 145962583

Pracę i inżynierski nadzór nad realizacją projektu
Dyktor
mgr inż. Elżbieta Mission

25.10.2016

LEGENDA:

- proj. przyłącze kanalizacyjne PVC Ø 160
- istniejące uzbrojenie terenu
- budynek mieszkalny (faza budowy)

MT tyński	nr rysunku 5
inwestor: Milena Błasiak adres: ul. Polna 37, 05-806 Nowa Wieś	data: IX-2016 stadium: PROJ. BUDOWLANY skala: 1:500
projekt: PROJEKT PRZYŁĄCZA WODNO-KANALIZACYJNEGO do budynku mieszkalnego na ul. Polnej (dz.nr ew.67/10, obr.0028 06-07) w Milanówku	projektant: mgr inż. STANISŁAW ŁUPIŃSKI upr. SUW 510/82
nazwa rys: PROJEKT ZAGOSPODAROWANIA TERENU PRZYŁĄCZE KANALIZACYJNE	opracował: mgr inż. M. TOMASZ ŁUPIŃSKI